


POSIÇÃO E SINALIZAÇÃO DOS EXTINTORES MANUAIS

  <b>DETALHE SUPORTE COM EXTINTOR</b> SEM ESCALA	<b>EXTINTOR</b> PÓ QUÍMICO SECO ( PQS ) 04 kg
	<b>RECOMENDAÇÕES</b> 1 - DEVEM SER RECARREGADOS QUANDO DE SUA UTILIZAÇÃO OU ANUALMENTE, MESMO QUE NÃO TENHAM SIDO USADOS; 2 - DEVEM SER RECARREGADOS POR EMPRESA DETENTORA DE CERTIFICADO DE MARCA DE CONFORMIDADE DE ÓRGÃO COMPETENTE; 3 - DEVERÃO RECEBER TESTE HIDROSTÁTICO A CADA CINCO ANOS; 4 - RECOMENDA-SE O USO DOS EXTINTORES PARA TREINAMENTO NAS ÉPOCAS DE RECARGA ANUAL.
	<b>SINALIZAÇÃO</b> VERTICAL: PLACAS INDICANDO O TIPO DE EXTINTOR E O TELEFONE DO CORPO DE BOMBEIROS.

**SINALIZAÇÃO:**



 


- VERTICAL: COM CÍRCULOS INDICANDO O TIPO DE EXTINTORES E O TELEFONE DO CORPO DE BOMBEIROS;
- HORIZONTAL: ÁREA DE 1.00m² PINTADO NA COR VERMELHA.

**RECOMENDAÇÕES:**


- DEVEM SER RECARREGADOS QUANDO DE SUA UTILIZAÇÃO OU ANUALMENTE, MESMO QUE NÃO TENHAM SIDO USADOS;
- DEVEM SER RECARREGADOS POR EMPRESA DETENTORA DE CERTIFICADO DE MARCA DE CONFORMIDADE DE ÓRGÃO COMPETENTE;
- DEVERÃO RECEBER TESTE HIDROSTÁTICO A CADA CINCO ANOS;
- RECOMENDA-SE O USO DOS EXTINTORES PARA TREINAMENTO NAS ÉPOCAS DE RECARGA ANUAL.

**NOTAS DO PROJETISTA:**

- 1-OS EXTINTORES DEVEM TER SUA PARTE SUPERIOR NO MÁXIMO DE 1.60m ACIMA DO PISO, E POSSUIR SINALIZAÇÃO COM INDICAÇÃO DO TIPO DO EXTINTOR E TELEFONE DO CORPO DE BOMBEIROS MILITAR.
- 2-OS EXTINTORES DEVEM ESTAR A UMA DISTANCIA MÁXIMA DE 20, 15, e 10m DO OPERADOR DE ACORDO COM O RISCO A, B, C, ABRANGENDO UMA ÁREA DE 250, 200, e 150m2, RESPECTIVAMENTE..
- 3 - O LOCAL ONDE ESTÃO FIXADOS OS EXTINTORES DEVEM FICAR LIVRES DE, PRATELEIRA, MERCADORIAS OU QUALQUER OBSTÁCULO QUE POSSAM DIFICULTAR O ACESSO AOS MESMOS
- 4 - ESTAS ESPECIFICAÇÕES OBEDECEM AO CÓDIGO DE SEGURANÇA E PREVENÇÃO CONTRA INCÊNDIO E PÂNICO DO ESTADO DO RIO GRANDE DO NORTE.

SÍMBOLO	DESCRIÇÃO
	EXTINTOR PORTÁTIL DE PÓ QUÍMICO SECO (PQS ABC) 6Kg / 3-A : 40-BC
	EXTINTOR PORTÁTIL DE CARGA D'ÁGUA: ÁGUA PRESSURIZADA 2-A
	SAÍDA FINAL DA ROTA
	DIREÇÃO DO FLUXO DA ROTA DE SAÍDA
	PONTO DE ILUMINAÇÃO DE MERGÊNCIA

**PLANTA BAIXA**  
ESCALA 1/100

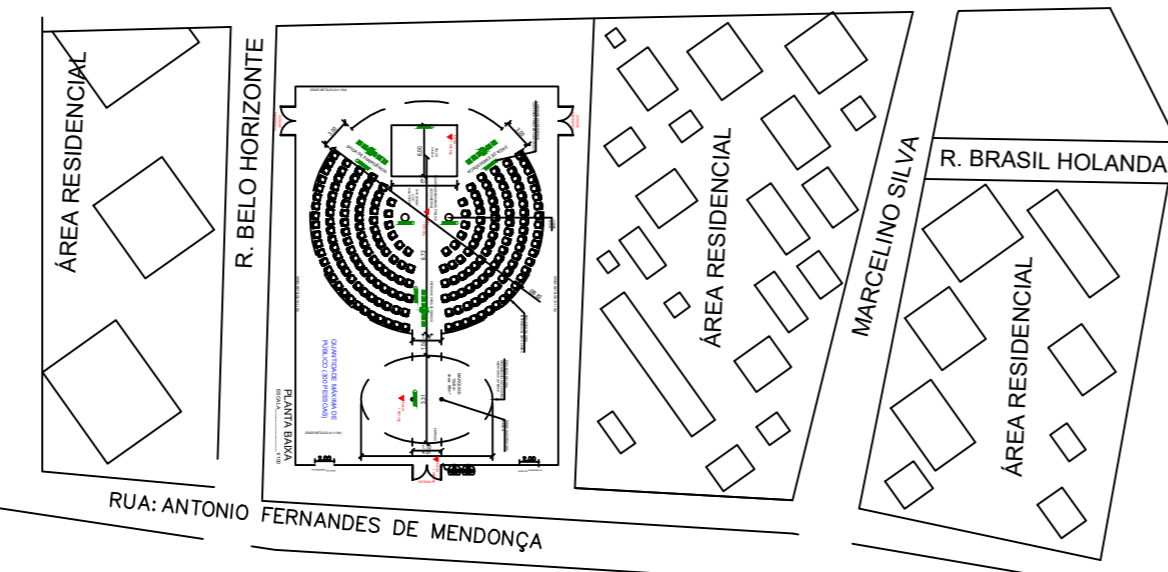

Planta de Situação  
Escala: 1:500

**NAYANN E SOARES DA SILVA:39 9402748 90**  
Assinado de forma digital por NAYANNE SOARES DA SILVA:39940274890  
Dados: 2023.12.18 16:08:09 -03'00'

Proprietário FRANCISCA LINDUINA ALVES DE OLIVEIRA CNPJ: 12.590.577/0001-80
Engenheiro Responsável NAYANNE SOARES DA SILVA - CREA: 20922/PB
Projeto PROJETO COMPLEMENTAR DE INSTALAÇÕES DE COMBATE A INCÊNDIO
Engenheiro Responsável NAYANNE SOARES DA SILVA - CREA: 0626/IRA-RN
Proprietário FRANCISCA LINDUINA ALVES DE OLIVEIRA CNPJ: 12.590.577/0001-80
Endereço RUA ANTONIO FERNANDES DE MENDONÇA, AO LADO O MILLENIO CLUB, CENTRO, LUCENA-PB
Conteúdo PLANTA BAIXA, DETALHES E LEGENDAS.

Área do terreno 2.000 m²	Área Construída 626,63 m²
Área da Cobertura XX,XX m²	Escala Indicada
Desenho Nayanne Soares	Data DEZ / 2023

CORPO DE BOMBEIROS MILITARES DA PARAÍBA - AN/ 600762023  
 Data e hora: 18/12/2023 05:14:45 Pág. 1/1 U:305 LTA: 000245252023  
 Assinatura Digital: c591bb4d43e519087108ca2de9eb3a2d216c2f  
 Autenticar: lbmbeiros.pb.gov.br/nayanne-soares-da-silva

